




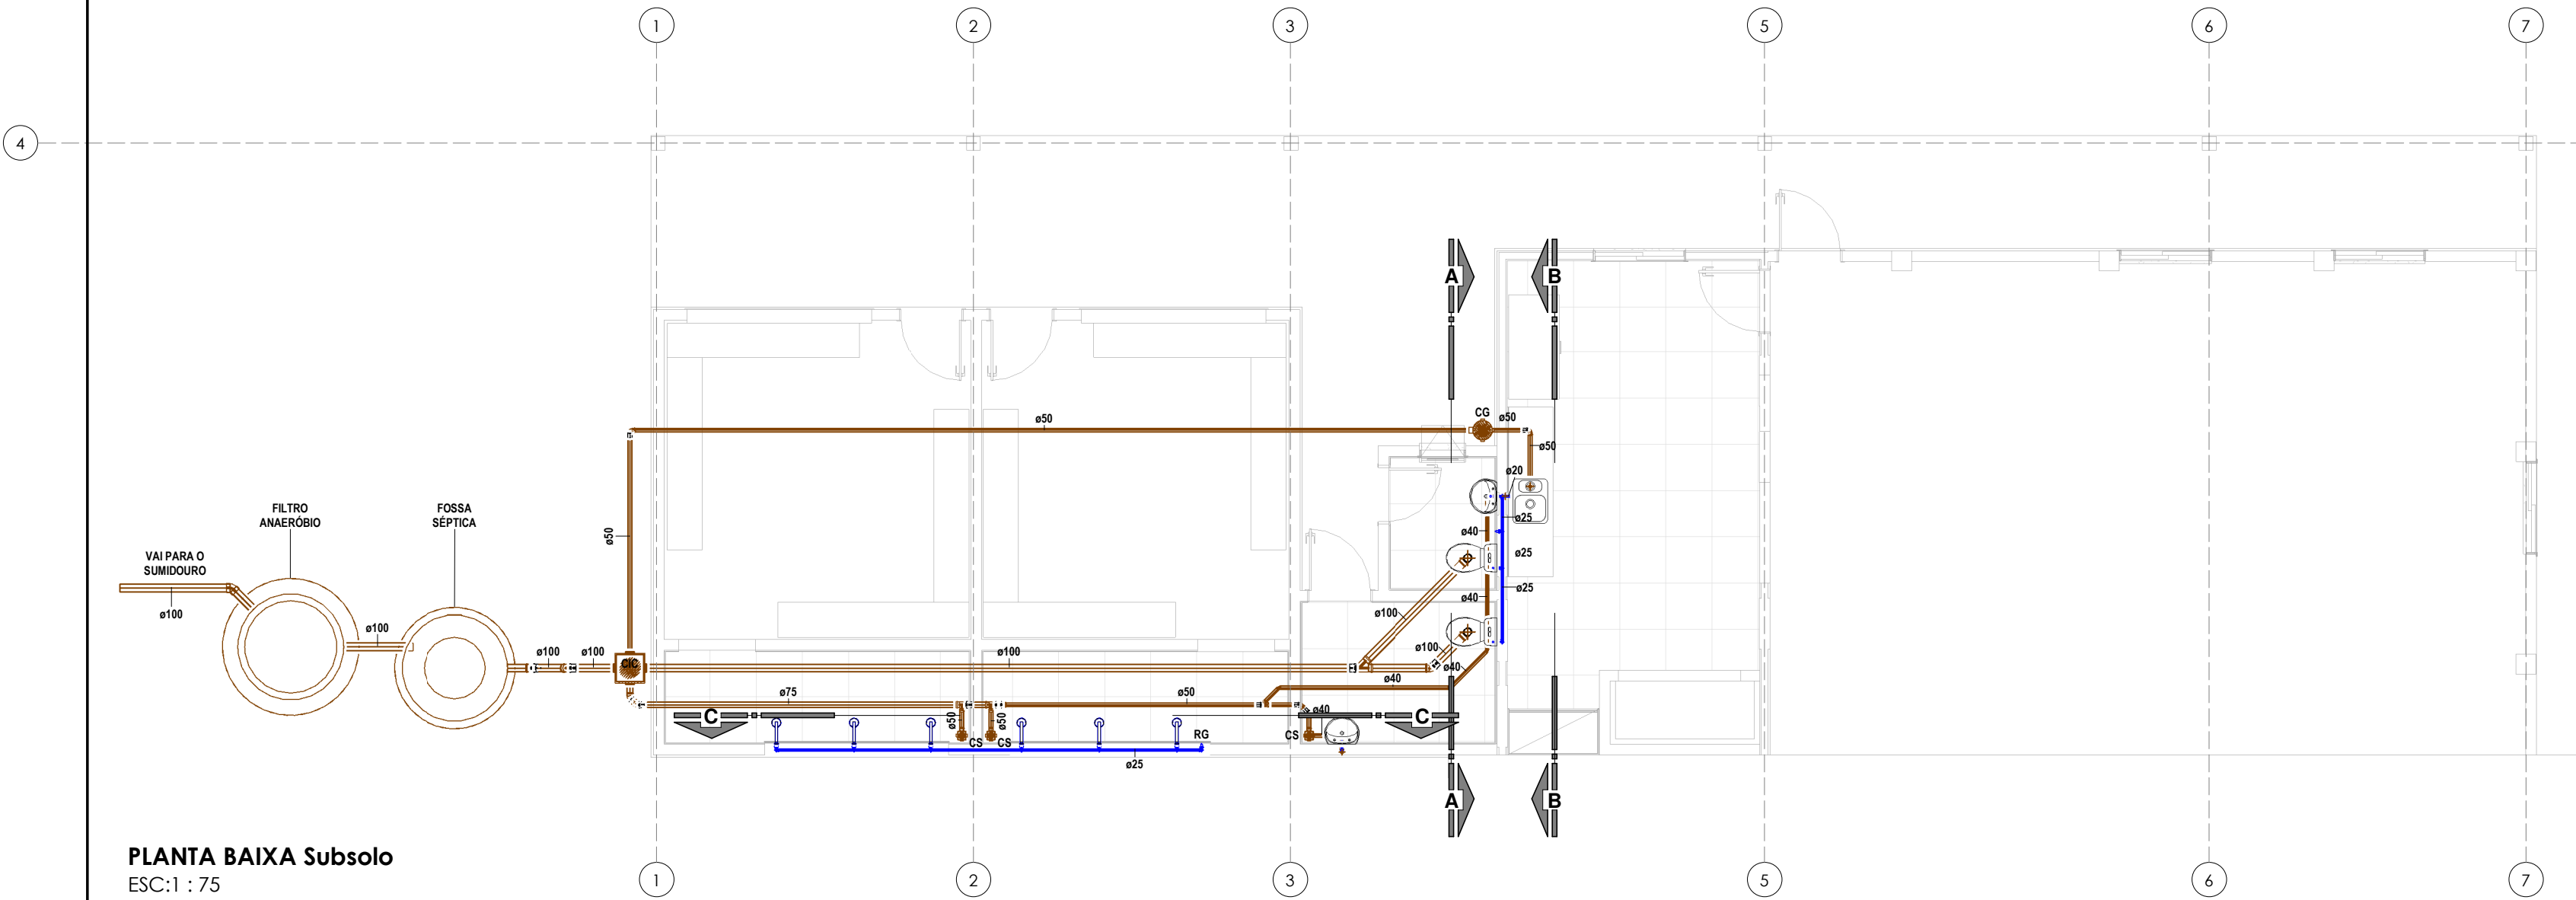


PLANTA BAIXA Subsolo
ESC:1 : 75

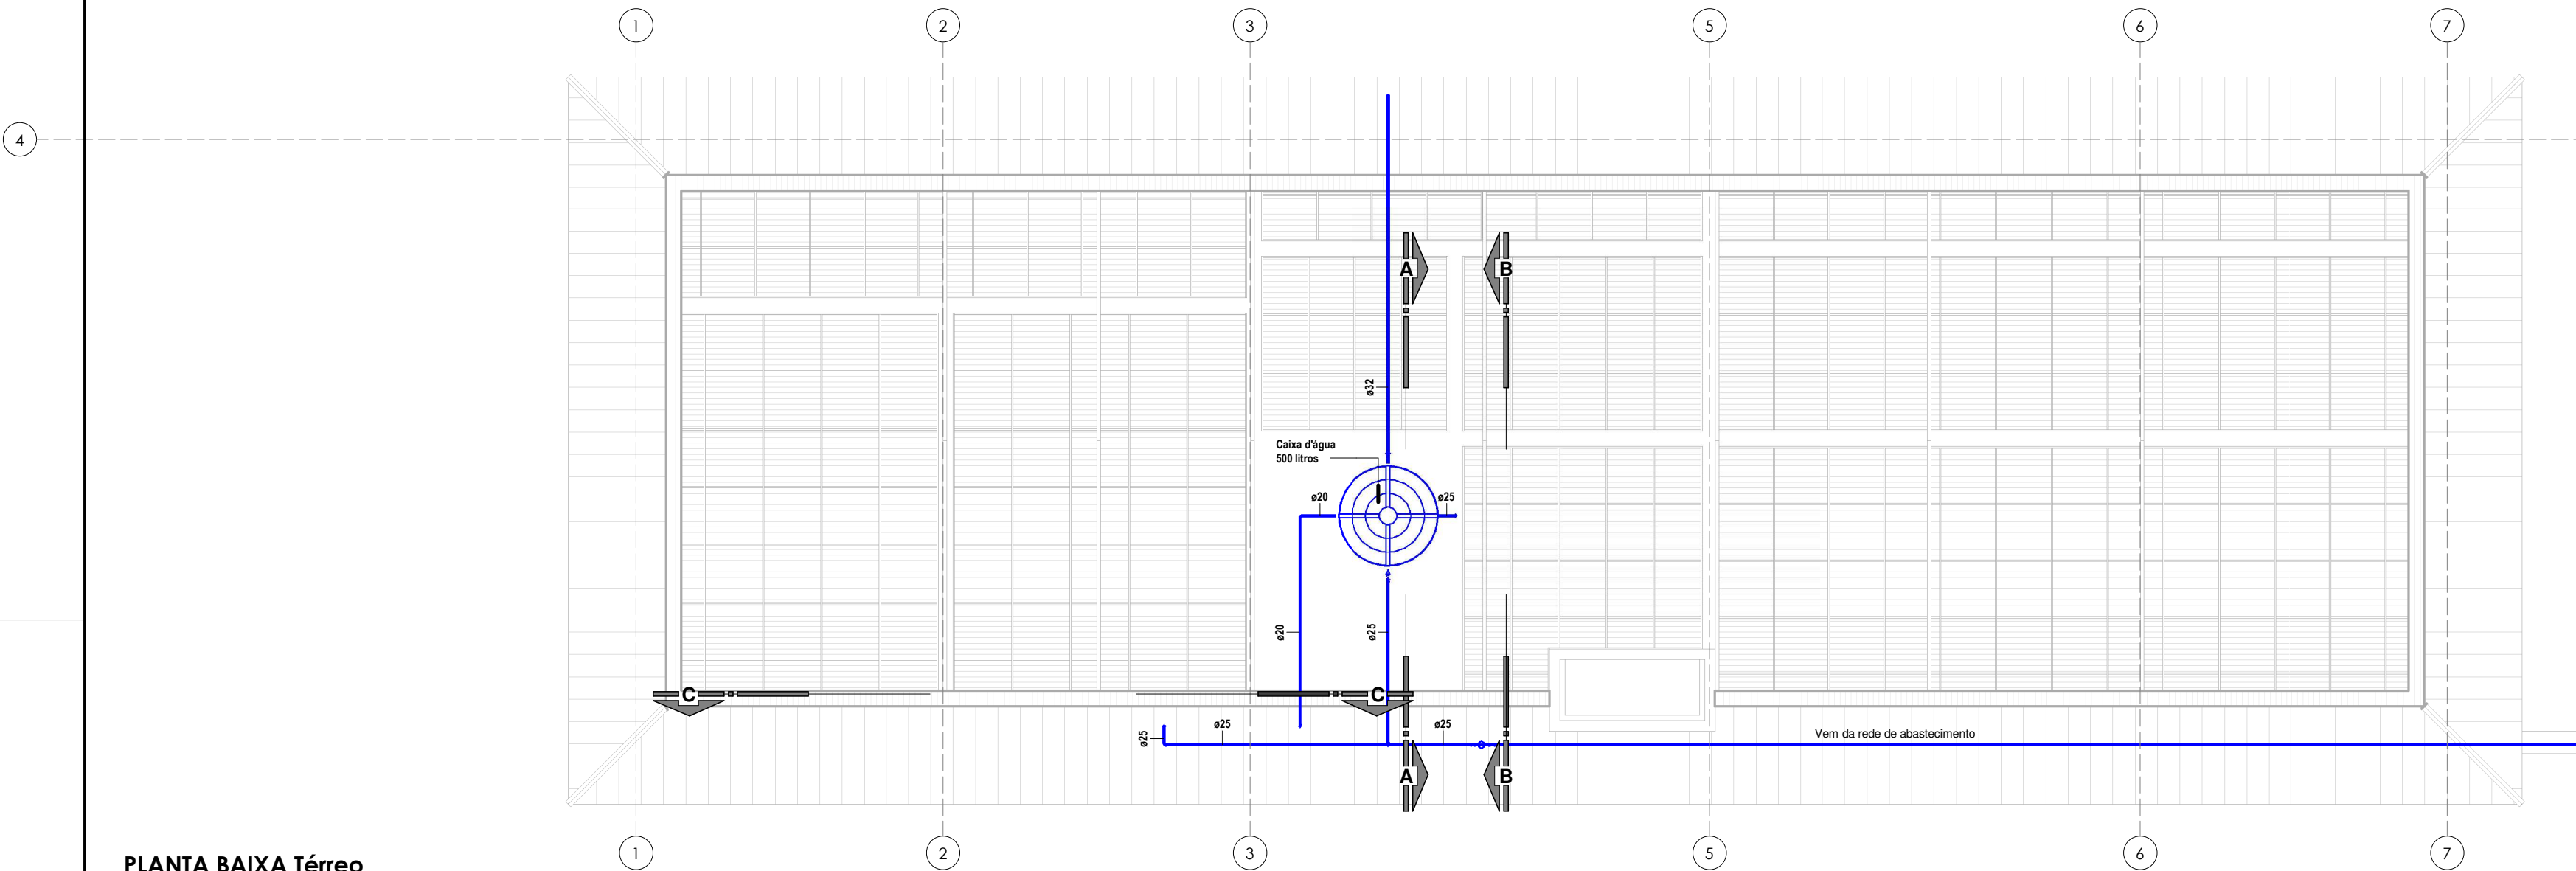


PLANTA BAIXA Térreo
ESC:1 : 75

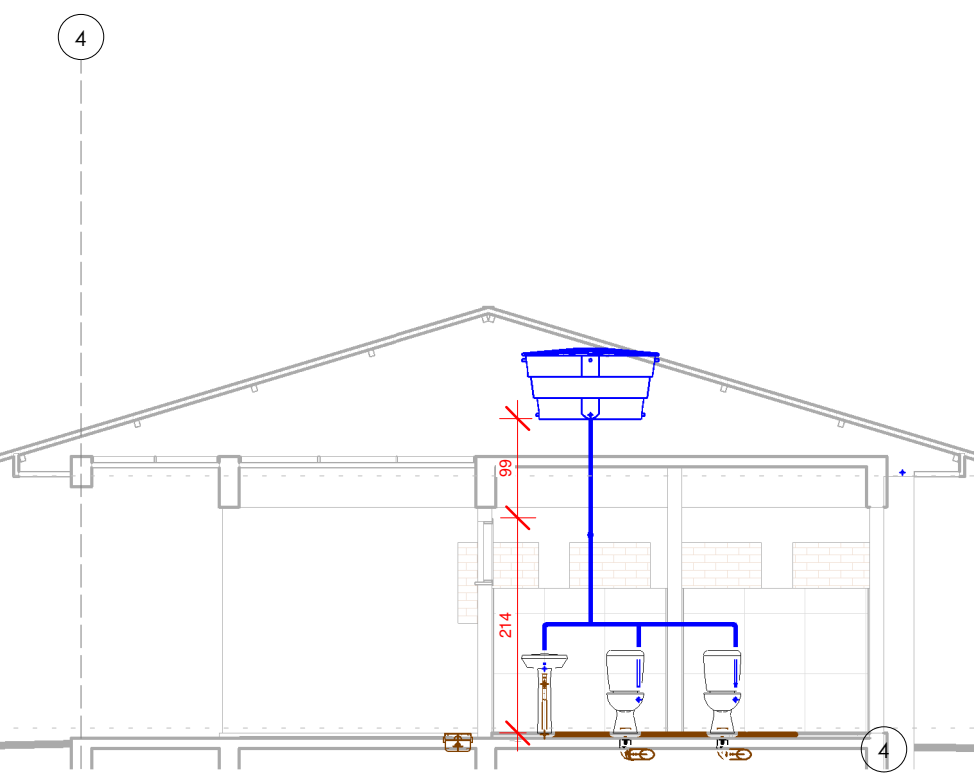


CORTE A
ESC:1 : 75

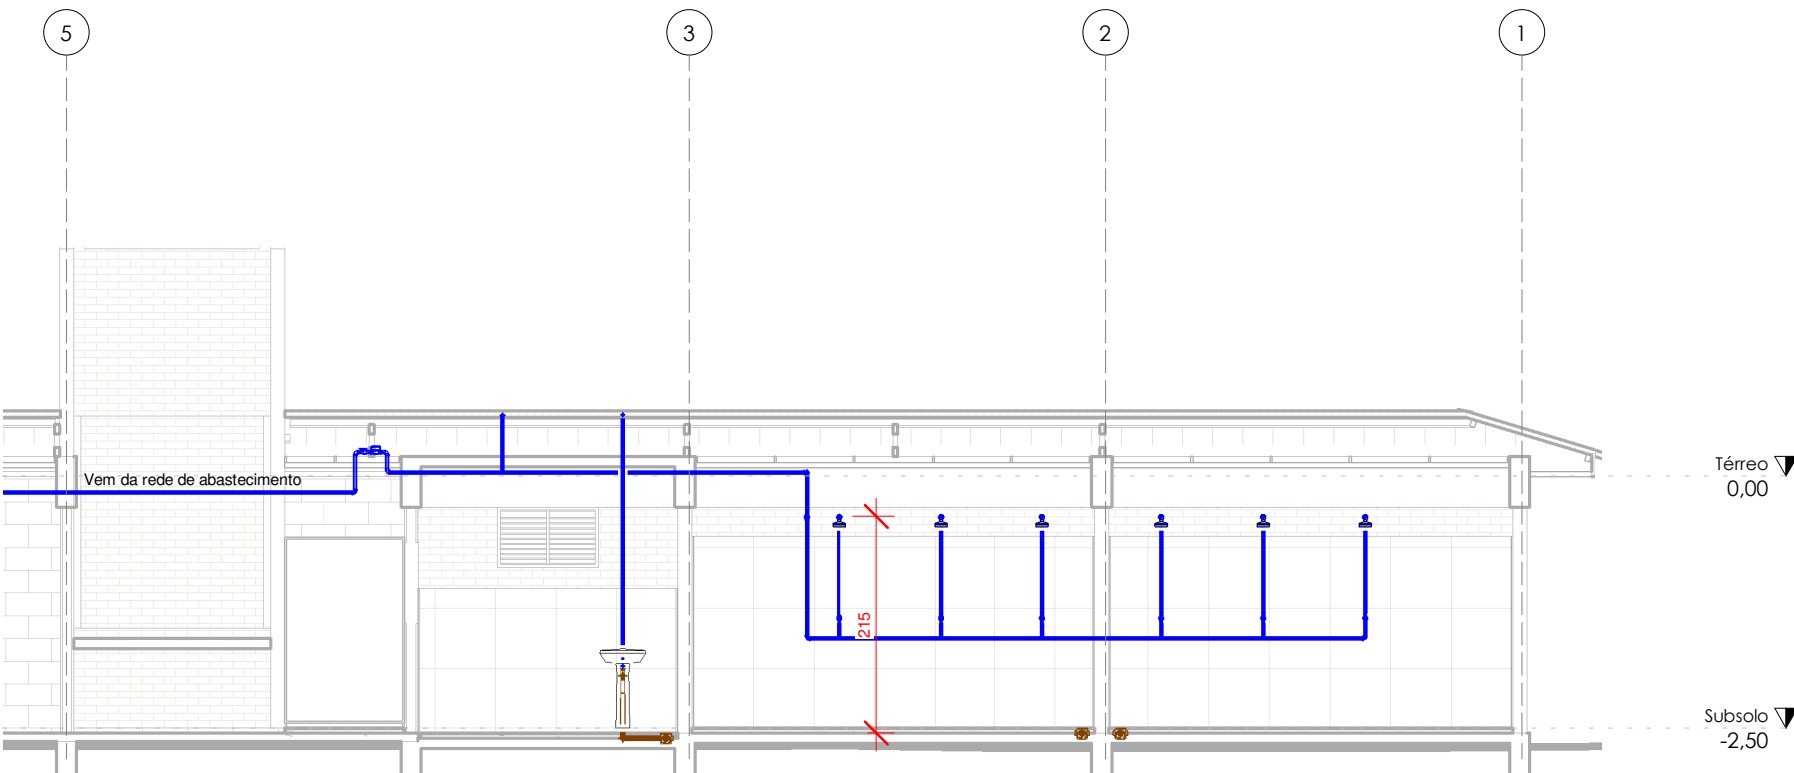


CORTE C
ESC:1 : 75

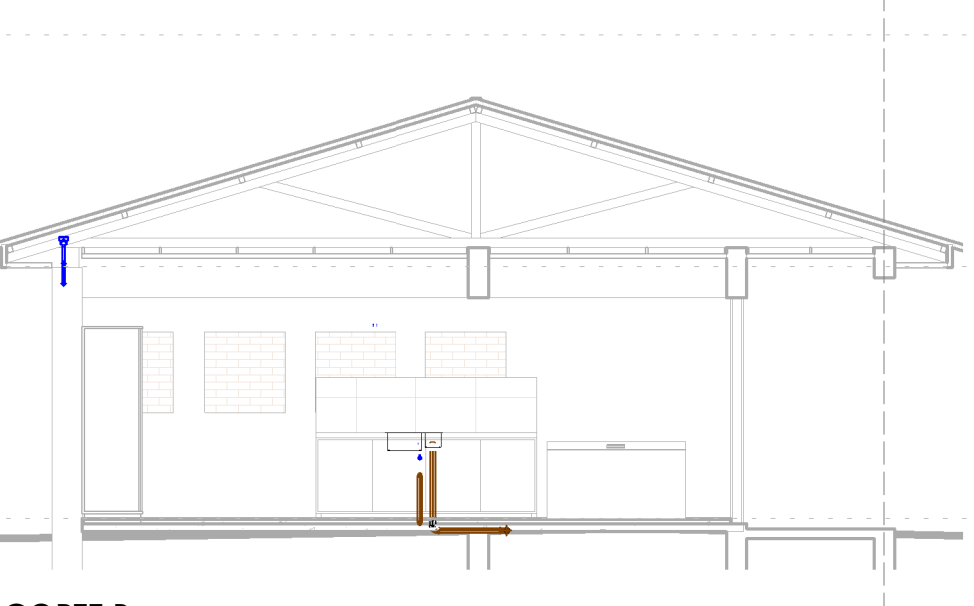

CORTE B
ESC:1 : 75

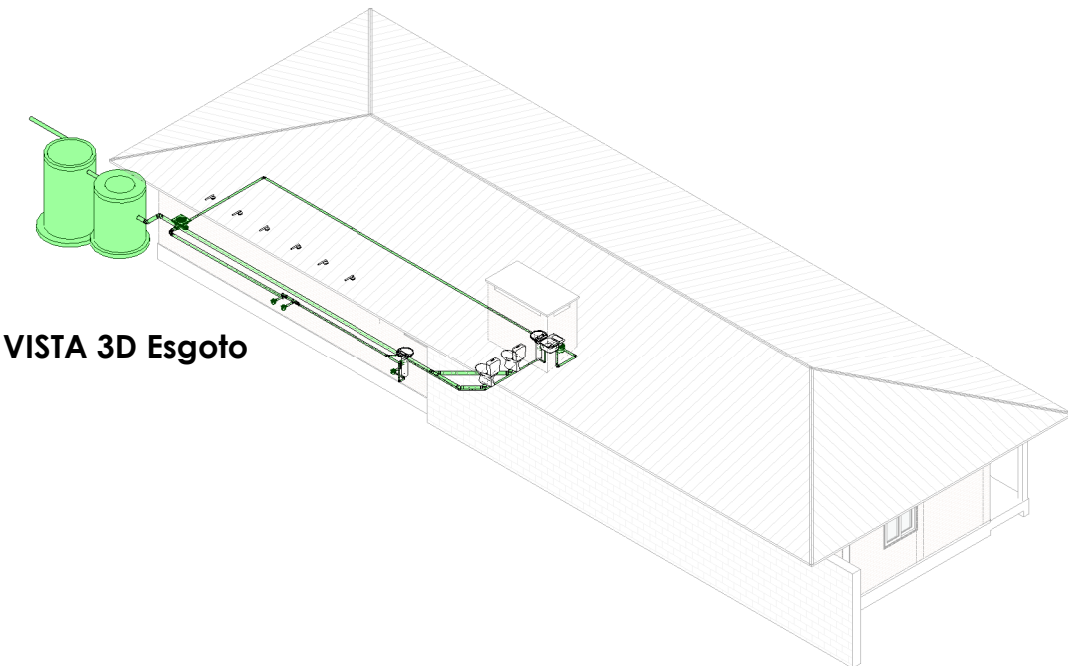

VISTA 3D Esgoto

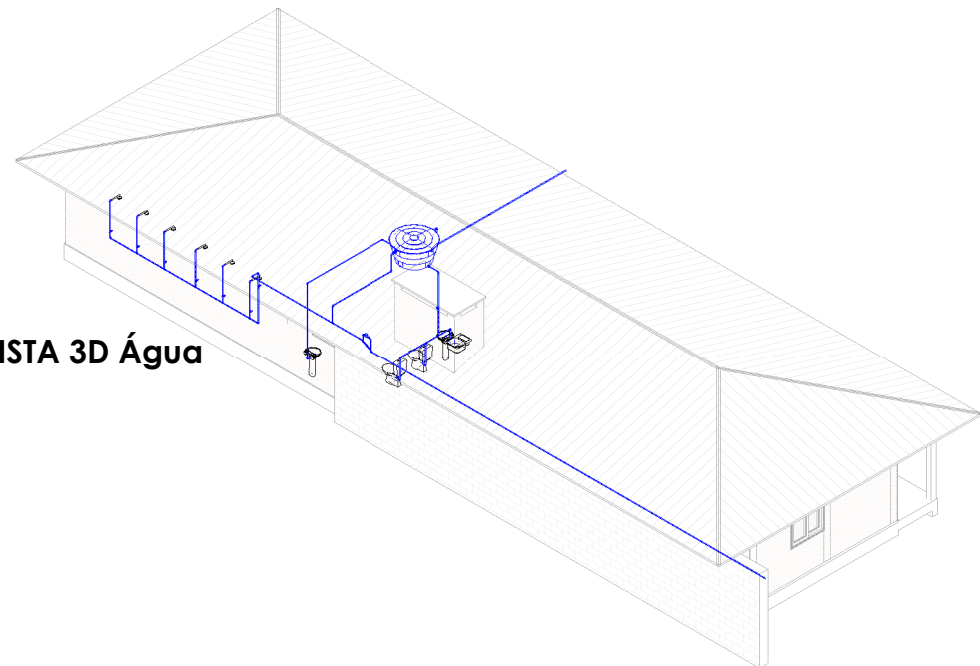

VISTA 3D Água

LEGENDA	
CIC	Caixa de inspeção cloacal
RS	Ralo seco
RSI	Ralo sifonado
RG	Registro de gaveta
RP	Registro de pressão
—	Esgoto cloacal
—	Água fria
ALIMENTAÇÃO	
Vaso h=	30 cm
Lavatório h=	60 cm
Chuveiro h=	2,10 m
Pia cozinha h=	0,60 m

Legenda hidrossanitário
ESC:1 : 75

.Tabela de conexão de tubo			
Tipo de sistema	Descrição	Tamanho	QTDD
HID-Sanitário	Joelho 45_90 - Serie Normal - Esgoto - MEP - Tigre	40.00 mmø-40.00 mmø	9
HID-Sanitário	Joelho 45_90 - Serie Normal - Esgoto - MEP - Tigre	50.00 mmø-50.00 mmø	5
HID-Sanitário	Tê/Junção Simples, Esgoto Série Normal	50.00 mmø-50.00 mmø-40.00 mmø	1
HID-Sanitário	Redução Excêntrica, Esgoto Série Normal - TIGRE	75.00 mmø-50.00 mmø	1
HID-Sanitário	Joelho 45_90 - Serie Normal - Esgoto - MEP - Tigre	75.00 mmø-75.00 mmø	2
HID-Sanitário	Tê/Junção Simples, Esgoto Série Normal	75.00 mmø-75.00 mmø-50.00 mmø	2
HID-Sanitário	Joelho 45_90 - Serie Normal - Esgoto - MEP - Tigre	100.00 mmø-100.00 mmø	6
HID-Sanitário	Tê/Junção Simples, Esgoto Série Normal	100.00 mmø-100.00 mmø-100.00 mmø	1

HID-Sanitário: 27

HID-Água fria doméstica	Adaptador Roscável com Anel para Caixa d'Água, PVC Branco, Água Fria - TIGRE	20.00 mmø	1
HID-Água fria doméstica	Joelho 45_90 - Serie Normal - Esgoto - MEP - Tigre	20.00 mmø-20.00 mmø	3
HID-Água fria doméstica	Adaptador Roscável com Anel para Caixa d'Água, PVC Branco, Água Fria - TIGRE	25.00 mmø	2
HID-Água fria doméstica	Tê/Tê Redução Roscável, PVC Branco, Água Fria - TIGRE	25.00 mmø-20.00 mmø-20.00 mmø	1
HID-Água fria doméstica	Conjunto de Hidrômetro Geral para área Externa Padrão COPASA DN 25mm	25.00 mmø-25.00 mmø	1
HID-Água fria doméstica	Joelho 45_90 - Serie Normal - Esgoto - MEP - Tigre	25.00 mmø-25.00 mmø	18
HID-Água fria doméstica	Tê/Tê Redução Roscável, PVC Branco, Água Fria - TIGRE	25.00 mmø-25.00 mmø-25.00 mmø	8
HID-Água fria doméstica	Adaptador Roscável com Anel para Caixa d'Água, PVC Branco, Água Fria - TIGRE	32.00 mmø	1
HID-Água fria doméstica	Joelho 45_90 - Serie Normal - Esgoto - MEP - Tigre	32.00 mmø-32.00 mmø	1
HID-Água fria doméstica	Tê/Tê Redução Roscável, PVC Branco, Água Fria - TIGRE	32.00 mmø-32.00 mmø-32.00 mmø	1

HID-Água fria doméstica: 37

.Tabela de tubos			
Tipo de sistema	Tipo	Tamanho	Comprimento
HID-Sanitário	Tubo - Esgoto - Série Normal	40.00 mmø	692 cm
HID-Sanitário	Tubo - Esgoto - Série Normal	50.00 mmø	2040 cm
HID-Sanitário	Tubo - Esgoto - Série Normal	75.00 mmø	461 cm
HID-Sanitário	Tubo - Esgoto - Série Normal	100.00 mmø	1736 cm
			4929 cm
HID-Água fria doméstica	Tubo Branco - Água Fria - Roscável	20.00 mmø	612 cm
HID-Água fria doméstica	Tubo Branco - Água Fria - Roscável	25.00 mmø	4214 cm
HID-Água fria doméstica	Tubo Branco - Água Fria - Roscável	32.00 mmø	562 cm
			5388 cm

. Acessórios hidrossanitários		
Tipo de sistema	Descrição	Quantidade
HID-Sanitário	Caixa de Gordura Sifonada Montada c/ Tampa Branca 250 x 172 x 50mm, Esgoto - TIGRE	1
HID-Sanitário	Caixa de Inspeção/Interligação - DN 100, Esgoto - TIGRE	1
HID-Sanitário	Filtro anaeróbio	1
HID-Sanitário	Ralo Sifonado com Grelha e Porta Grelha Quadrados Brancos 100 x 100 x 50mm, Esgoto - TIGRE	3
HID-Sanitário	Sifão Flexível Horizontal 1" x 40	2
HID-Sanitário	Tanque Séptico	1
		9

HID-Água fria doméstica	Chuveiro	6
HID-Água fria doméstica	Ligação flexível em aço inox 40 cm - DocolBásicos	5

		11
Não definido	Torneira Bóia para Caixa d' Água 3/4", Água Fria - TIGRE	1
		1

00

Emissão

Rev.

Descrição

Thais

Responsável

09/05/2022

Data

OBRA:

Reforma Escola Nª Sª da Pompéia

PROJETO:

Arq. Thais De Marco Taffarel | CAU A268143-9

COLABORAÇÃO:

Arq. Jordana Bergamin Regla | CAU A278624-9

PROPRIETÁRIO:

Prefeitura Municipal de Cotiporã | CNPJ: 90.898.487/0001-64

ASSUNTO:

Planta baixa e isométrica - Hidrossanitário

ÁREA TOTAL:

266,11 m² m²

APROVADO EM:

REVISÃO:

R00

DATA:

15/06/2023

ESCALA:

1 : 75

DESENHO:

Jordana

PRANCHA:

HID-01

20/10/2023 09:07:28