



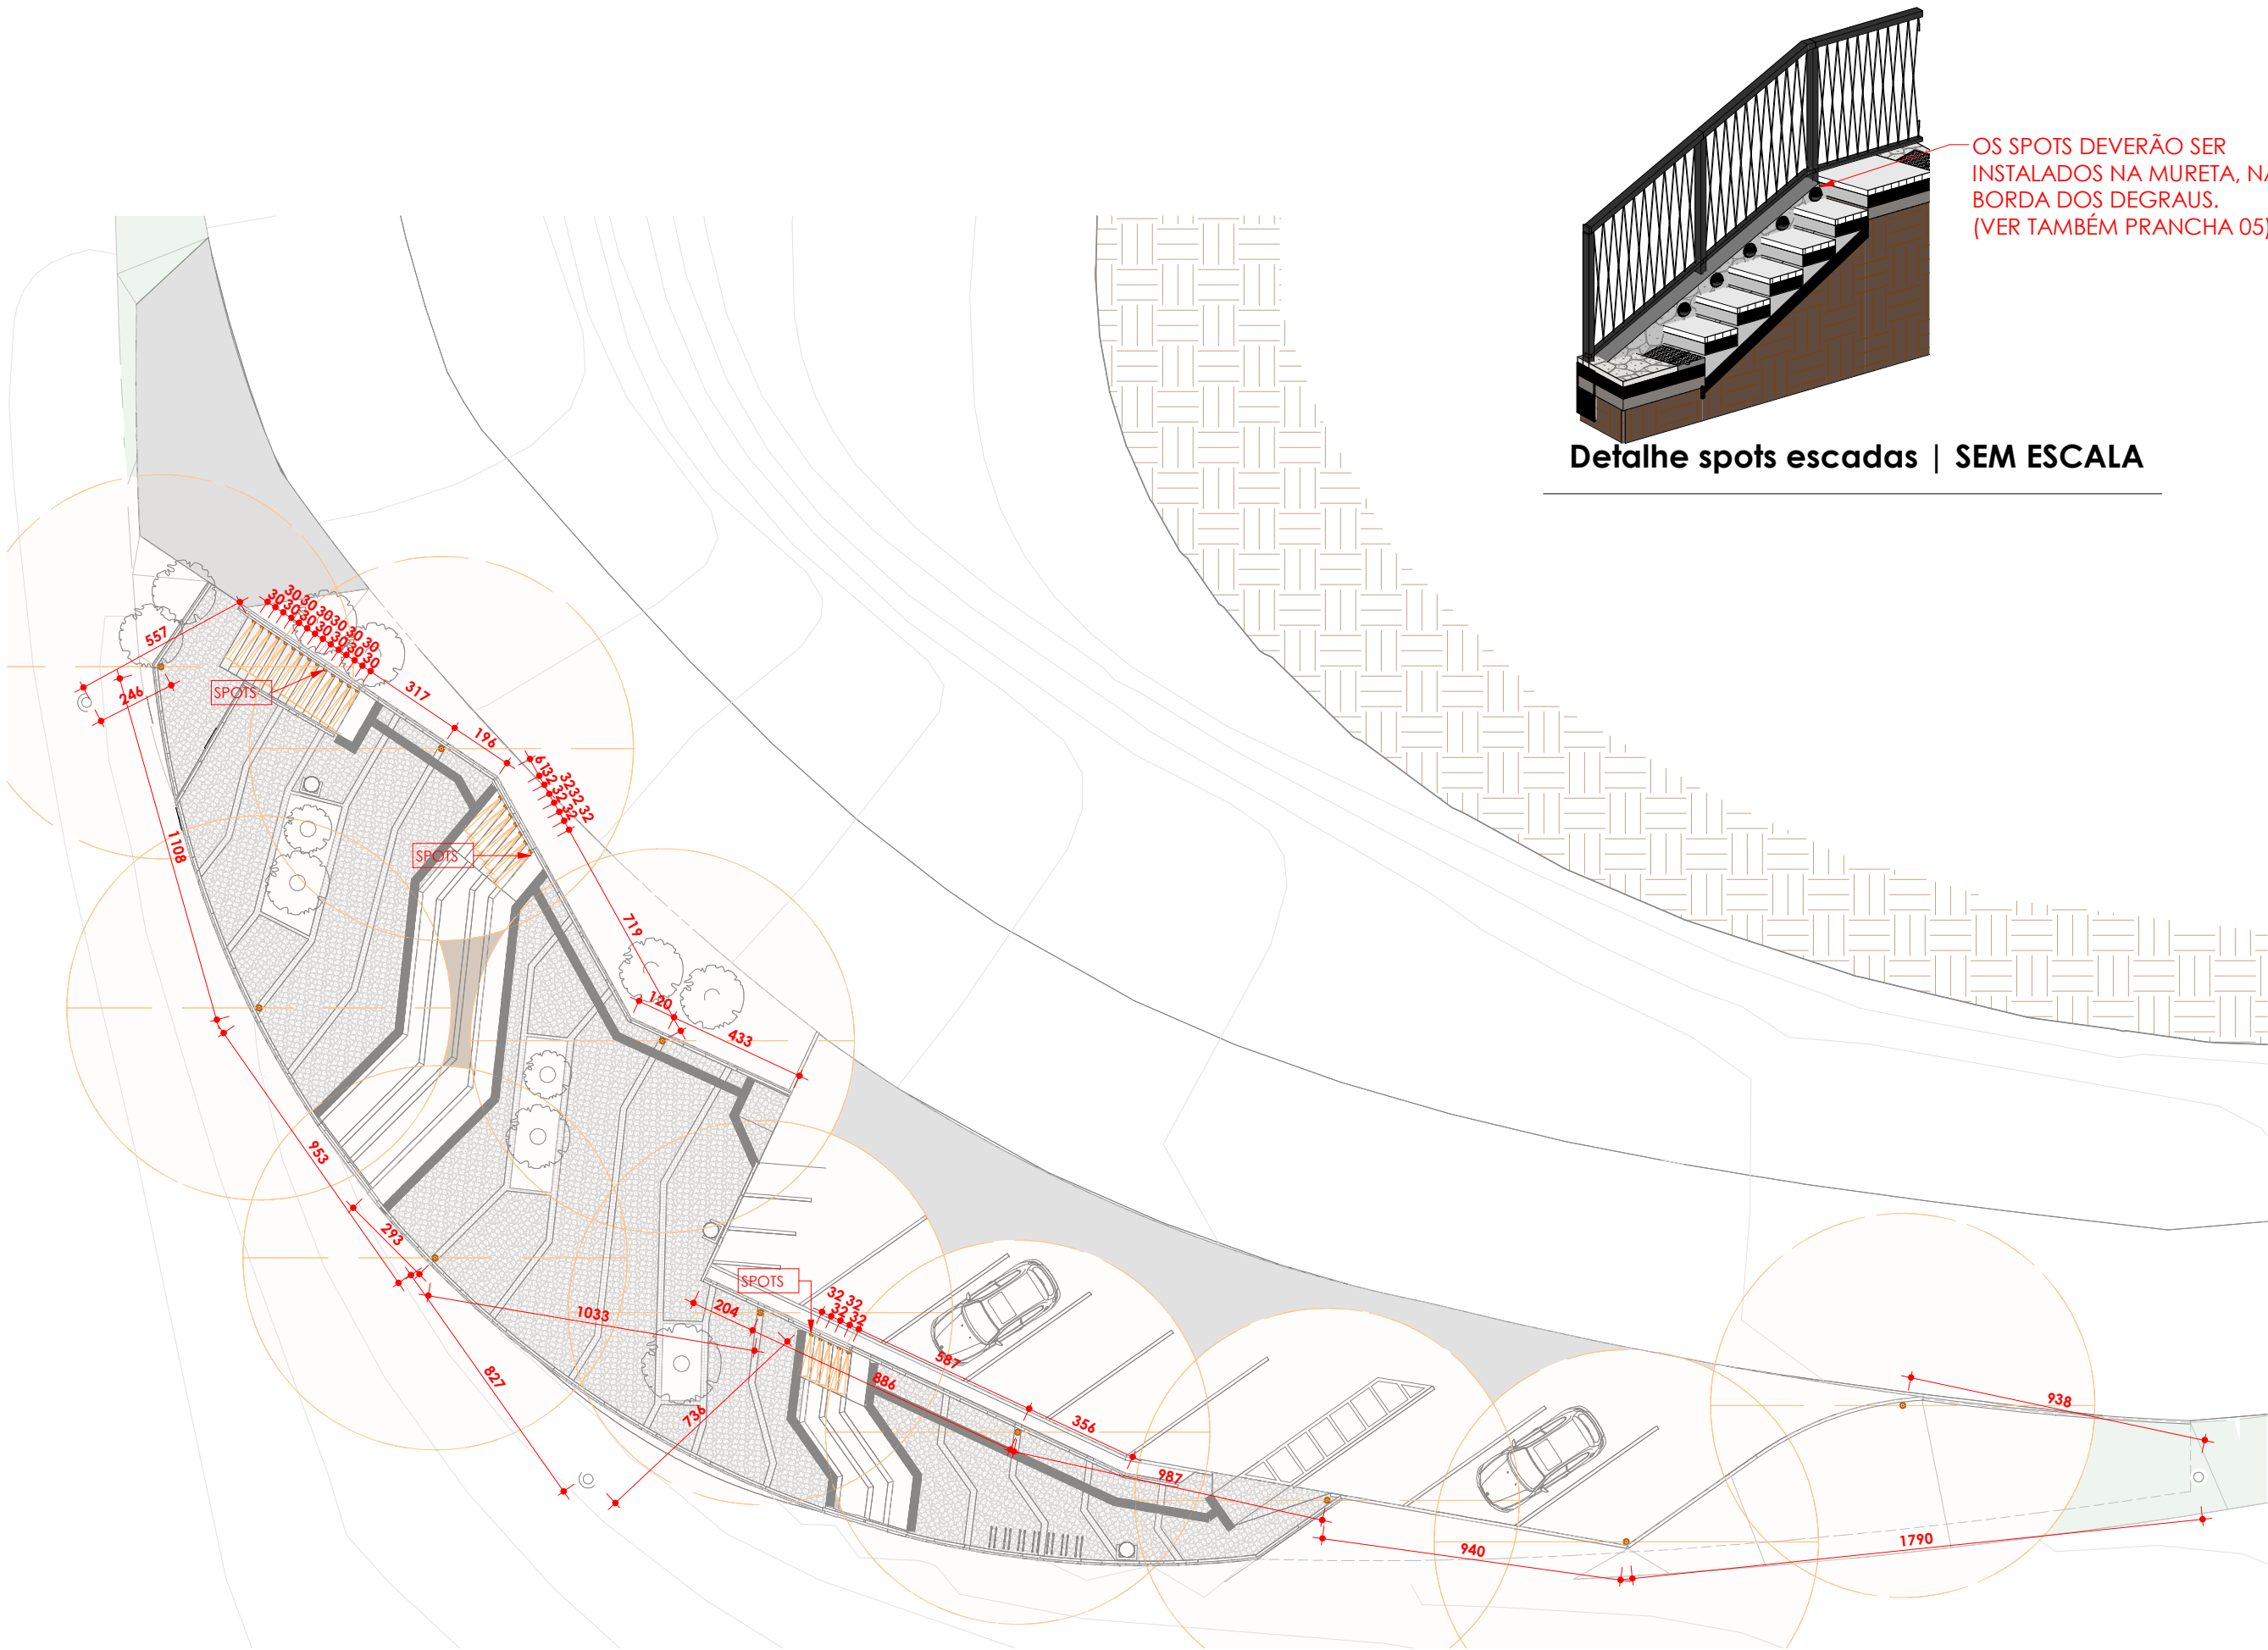

Planta Baixa Iluminação | ESCALA: 1 : 200

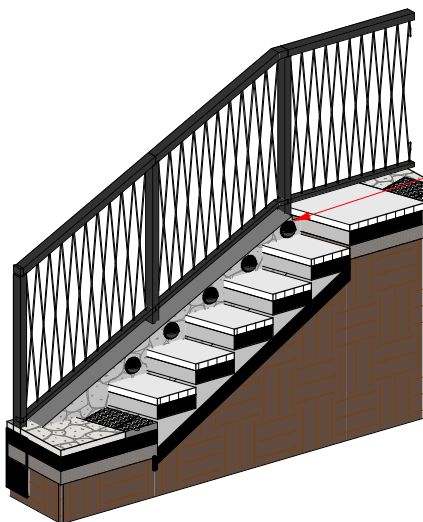

OS SPOTS DEVERÃO SER
INSTALADOS NA MURETA, NA
BORDA DOS DEGRAUS.
(VER TAMBÉM PRANCHA 05)

Detalhe spots escadas | SEM ESCALA

Legenda de
Iluminação

●	Poste interno praça h= 3 ou 4m
◐	Spot embutido

Tabela de luminárias

Descrição	Contage m
Poste externo luminária de praça	10
Luminária - Plafon de sobrepor quadrada 30x30cm	2
Spot escadas - Próximo ao banco grande - Ângulo 70°	7
Spot escadas - Próximo ao banco pequeno - Ângulo 75°	5
Spot escadas - Próximo aos banheiros - Ângulo 85°	14

OBRA

Mirante Rota Águas e Vales

LOCAL
Estrada Ivo Da Rosa km 3,400



PROJETO

Thaís De Marco Taffarel - CAU A268143-9

COLABORAÇÃO

Jordana Regla e Cristiano Fugali

PROPRIETÁRIO

Prefeitura Municipal de Cotiporã | CNJP: 90.898.487/0001-64

ASSUNTO

Planta de Iluminação

ÁREA TOTAL:

APROVADO EM:

VERSÃO

R2

DATA 01/04/2022

ESCALA
DESENHO Thaís

PRANCHA

ARQ-04