


LEGENDA DE SÍMBOLOS GRÁFICOS

| Símbolo de projeto | Descrição |
|--------------------|--|
| | Mangotinho |
| | Reservatório de incêndio |
| | Acionador manual de alarme de incêndio |

Informações do hidrante :

- Altura manométrica = 29,6mca
- Vazão = 200,41L/min
- Bomba principal = 5cv;
- Bomba jockey = 1cv;
- Tubulação recalque = 2 1/2"
- Tubulação sucção = 3"

OBSERVAÇÃO: A bomba principal foi especificada com potência de 5cv, porém, deve-se atentar as especificações do fabricante quanto a altura manométrica e vazão.

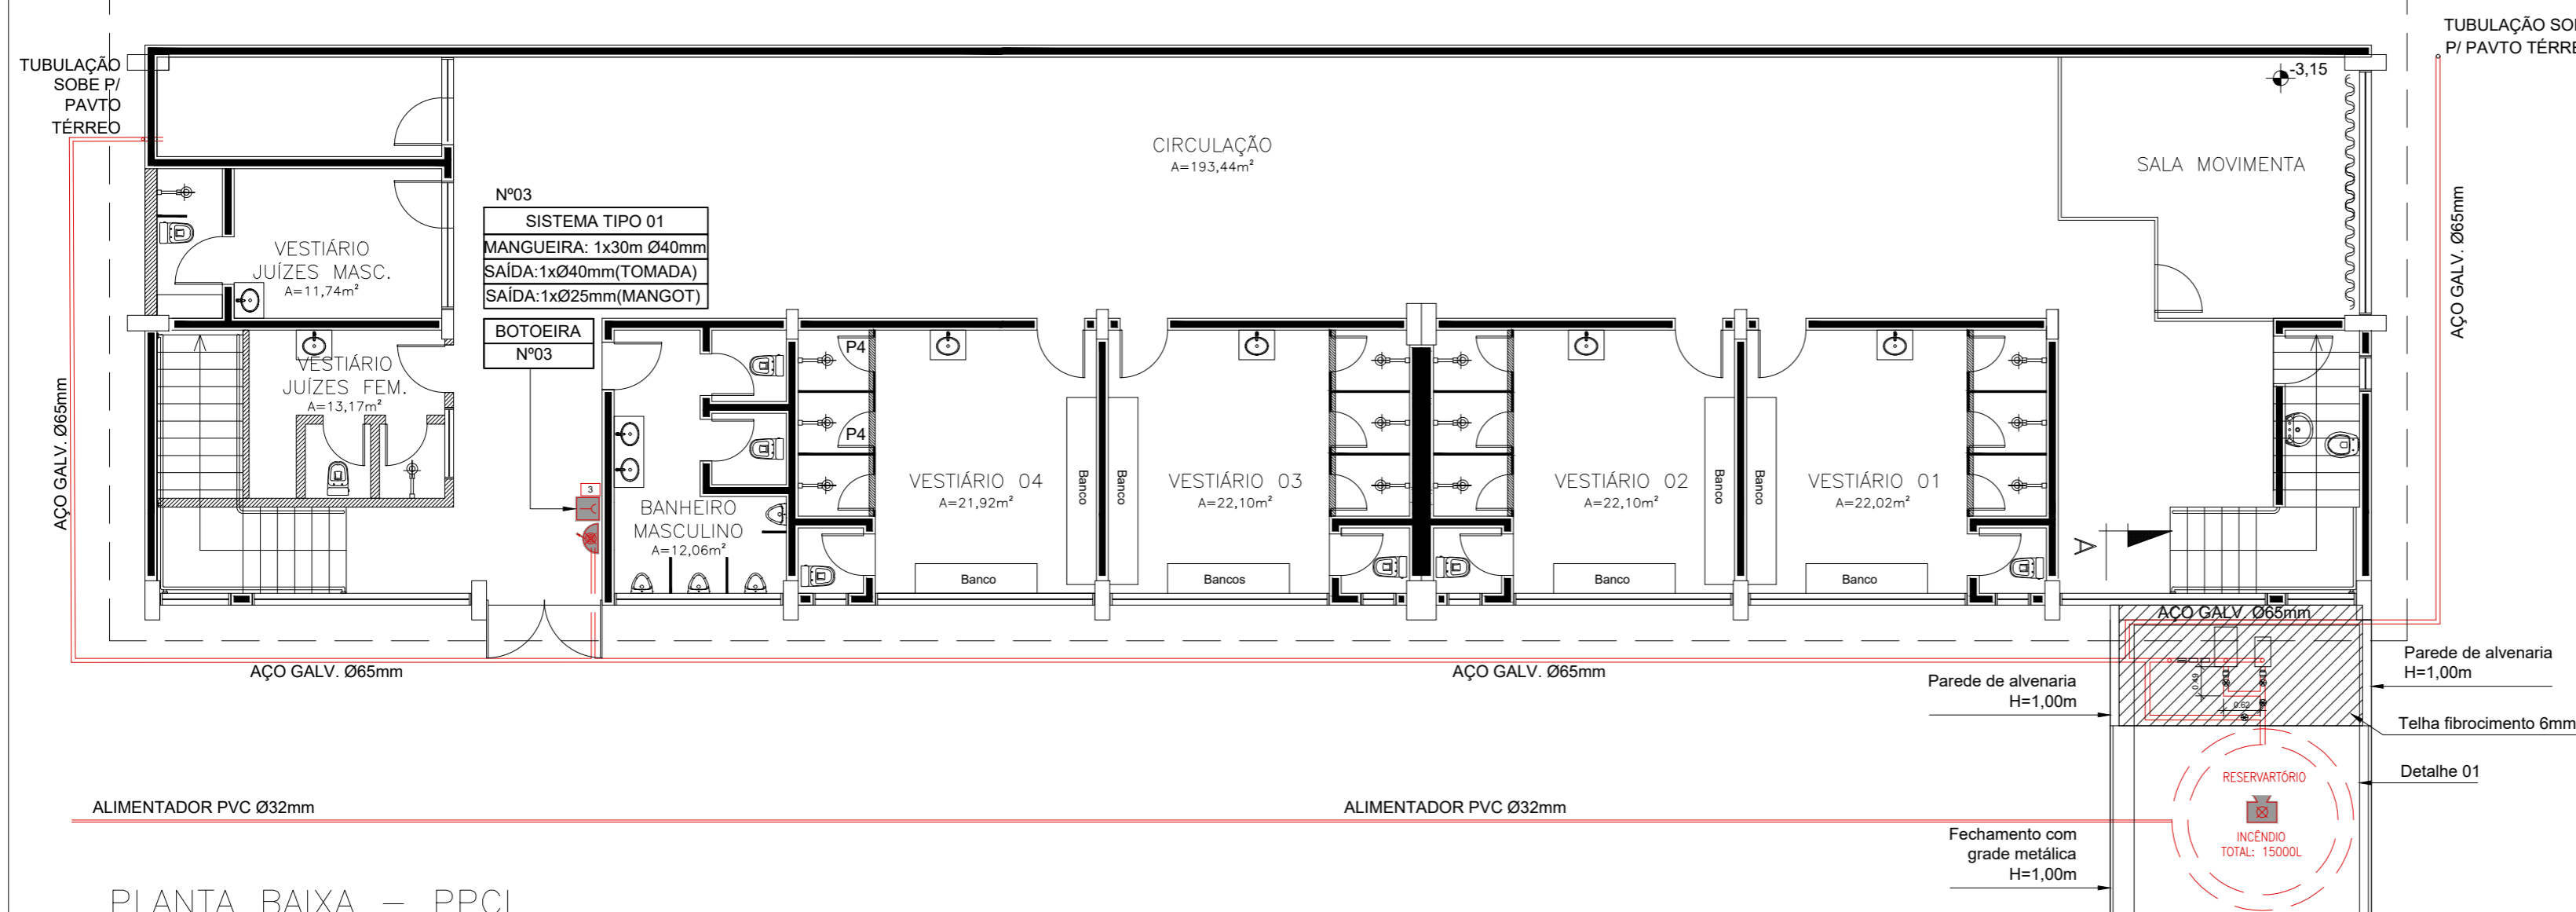

PLANTA BAIXA – PPCI
PAVIMENTO SUBSOLO
Escala 1:100

| | |
|---|--|
| Prefeitura Municipal de Cotiporã | |
| OBRA | Ginásio Edyr Carlos Felini |
| ENDEREÇO | Cotiporã |
| PRANCHA | PLANTA BAIXA - PPCI |
| RESPONSÁVEL TÉCNICO | José R. G. Broetto RS247200 Éverton R. Ayres RS161042 |
| CLIENTE | Prefeitura Municipal de Cotiporã |
| DESENHO | Veranópolis - RS @BroettoEngenharia (54) 996743658 |
| UNIDADE | m |
| ESCALA | ind. |
| DATA | 7-abr-26 |
| FOLHA | F01-00 |