



Detalhe 01 – Planta Baixa  
Escala 1:20

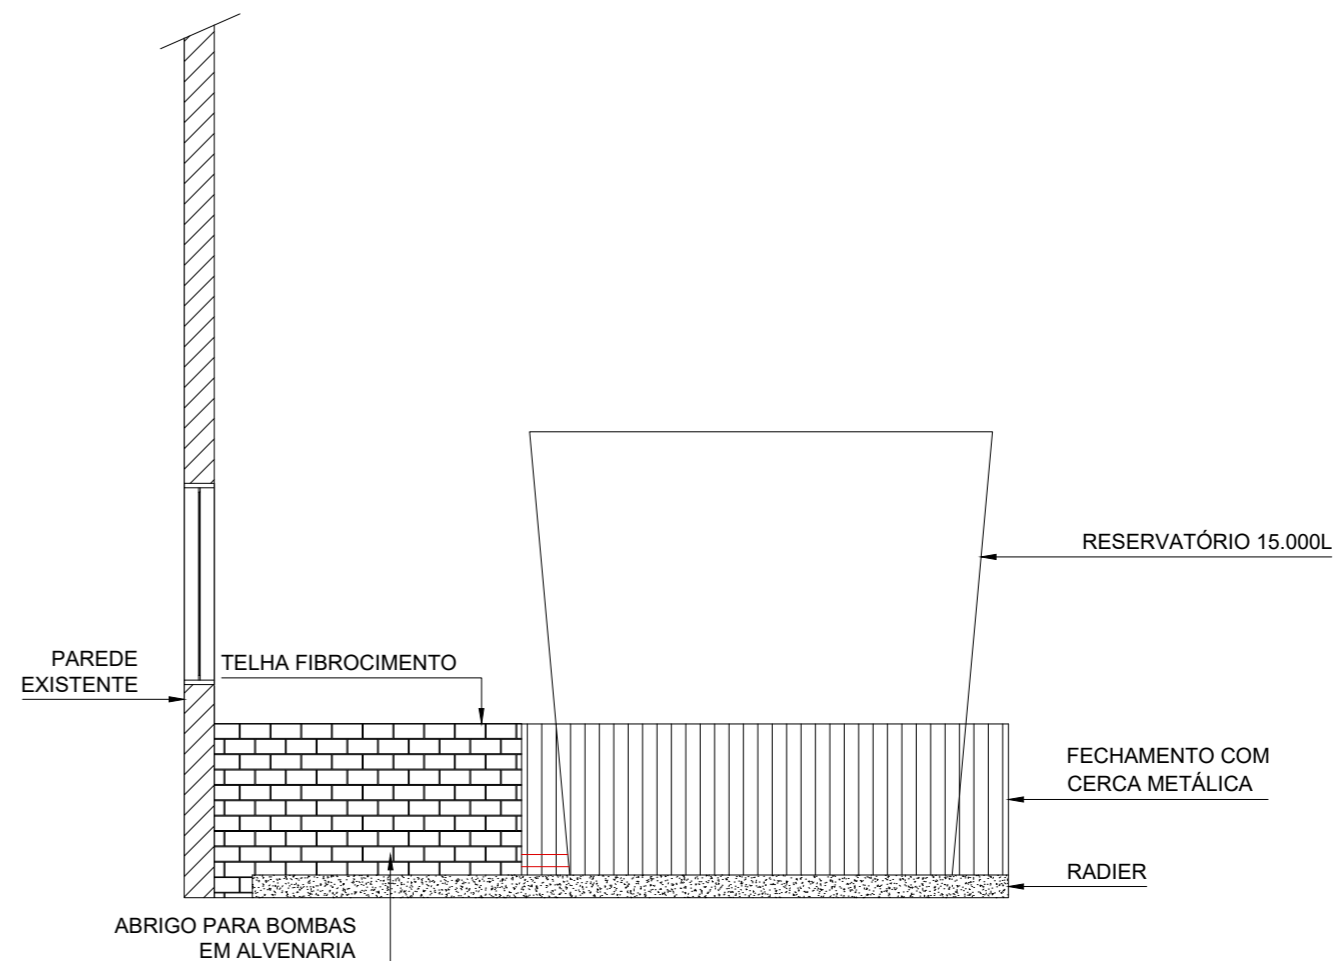

Vista A-A  
Escala 1:50

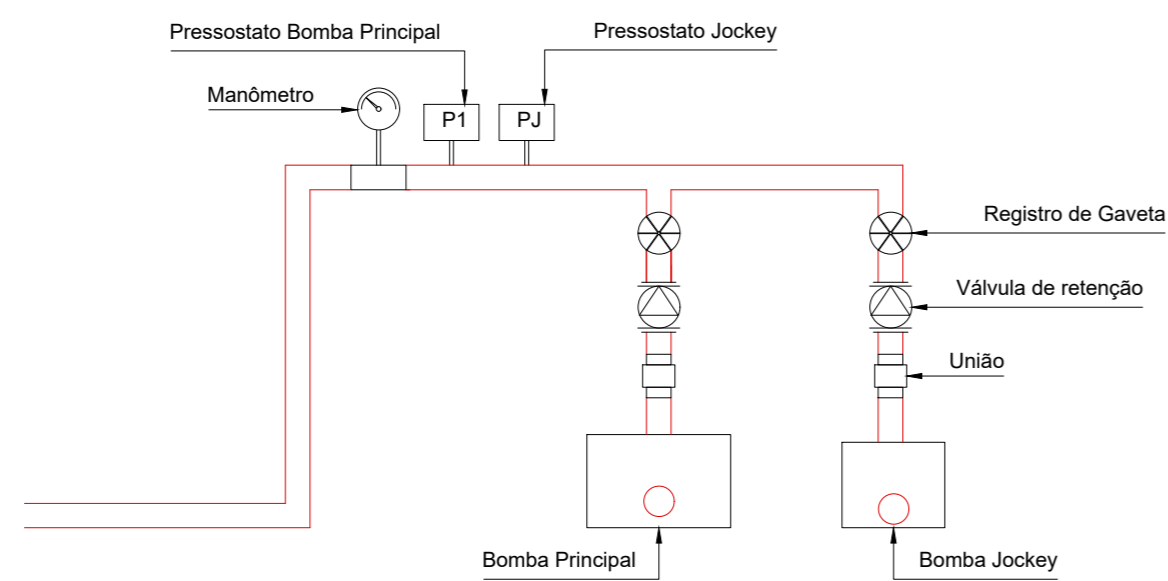

Detalhe Bombas  
Escala 1:20

	<b>Prefeitura Municipal de Cotiporã</b>		
	OBRA	<b>Ginásio Edyr Carlos Felini</b>	
	ENDEREÇO	Cotiporã	
	PRANCHA	PLANTA BAIXA - PPCI	
RESPONSÁVEL TÉCNICO	José R. G. Broetto RS247200      Éverton R. Ayres RS161042		
CLIENTE	Prefeitura Municipal de Cotiporã	ESCALA	ind.
DESENHO		UNIDADE	m
		DATA	7-abr-26
		FOLHA	F03-00

Veranópolis - RS  
@BroettoEngenharia  
(54) 996743658