


Projeção da cobertura

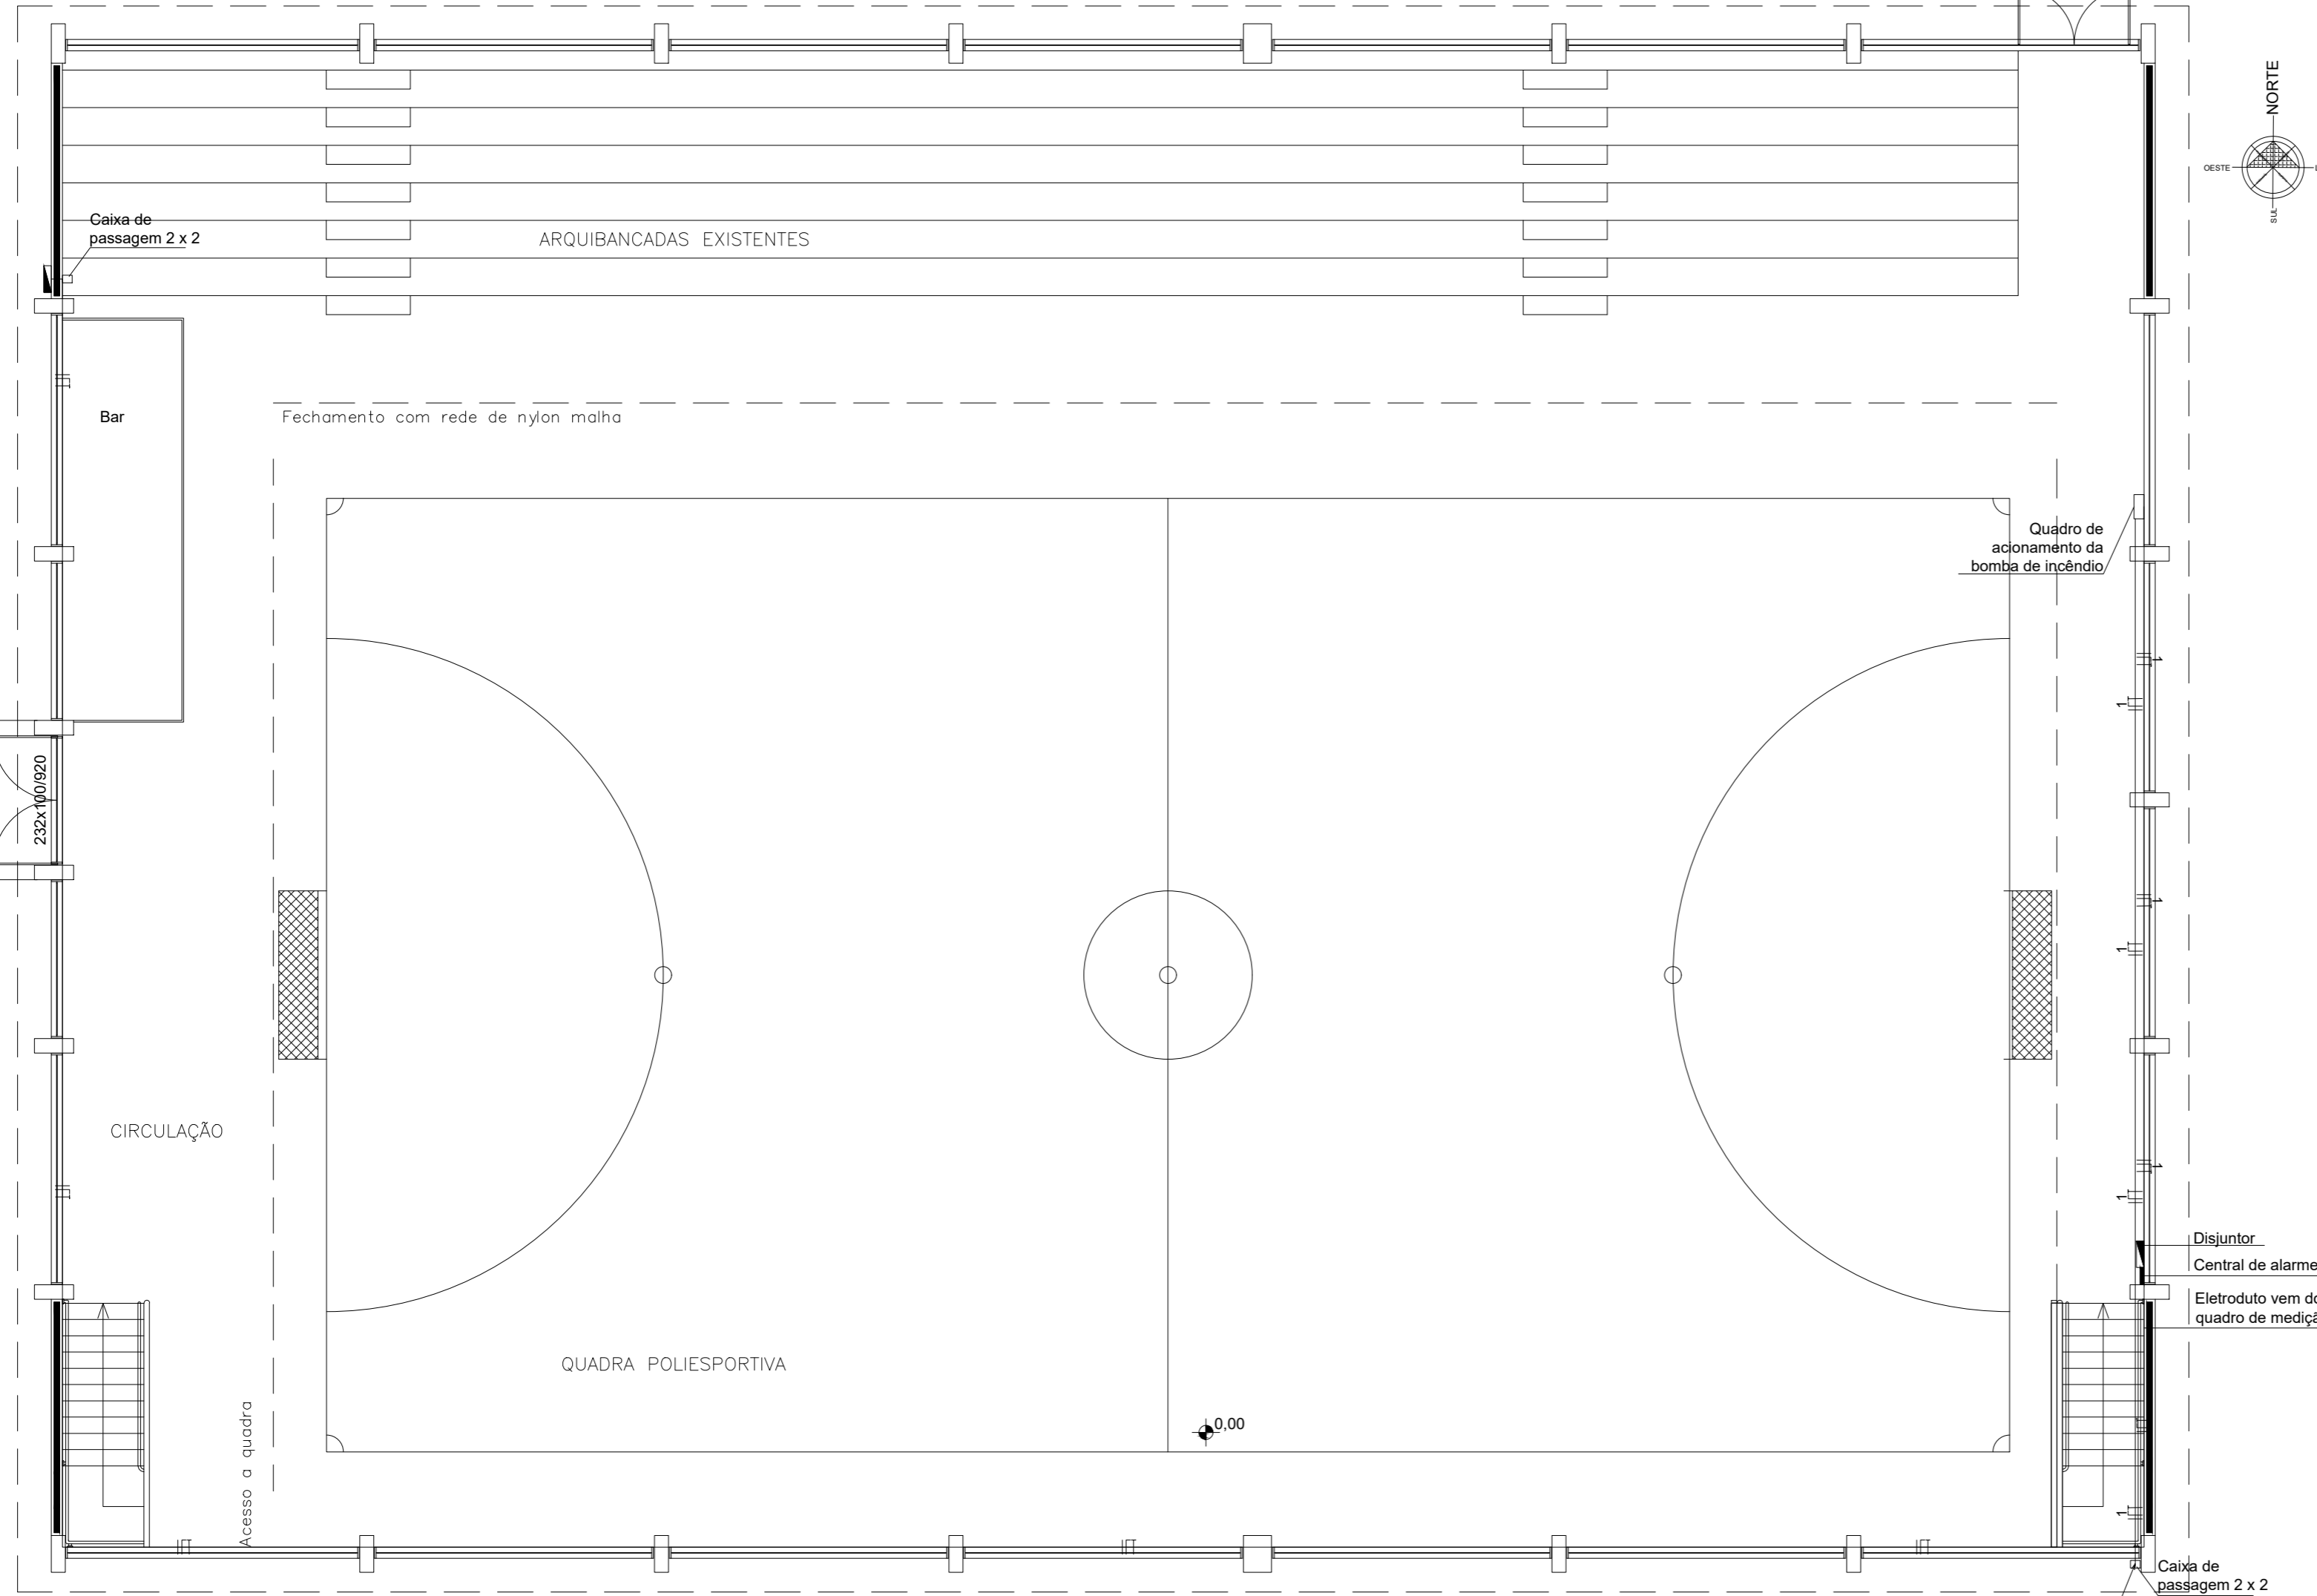

ELÉTRICO – PPCI  
PAVIMENTO TÉRREO  
Escala 1:100



Prefeitura Municipal de Cotiporã

OBRA **Ginásio Edyr Carlos Felini**  
ENDEREÇO **Cotiporã**

PRANCHA **PLANTA BAIXA - PPCI**

RESPONSÁVEL TÉCNICO  
**José R. G. Broetto RS247200** **Éverton R. Ayres RS161042**

|                                                    |                       |                         |
|----------------------------------------------------|-----------------------|-------------------------|
| CLIENTE<br><b>Prefeitura Municipal de Cotiporã</b> | ESCALA<br><b>ind.</b> | FOLHA<br><b>F04-00</b>  |
| DESENHO                                            | UNIDADE<br><b>m</b>   | DATA<br><b>7-abr-26</b> |

Veranópolis - RS  
@BroettoEngenharia  
(54) 996743658

PROJETO DE USO EXCLUSIVO DA BROETTO ENGENHARIA. PROIBIDA A CÓPIA, REPRODUÇÃO E EXECUÇÃO.